


Obiekt:	Osiedle domów jednorodzinnych; Męcibork Osiedle Piastowskie		
Nazwa - rys.:	19890 Rozbudowa oświetlenia drogowego		
Funkcja:	Projekt zagospodarowania terenu - trasa linii kablowej i usytuowanie słupów oświetleniowych		
Projektant:	mgr inż. Wiesław Szymańczak upr. UAN-KZ-7210-109/86; mgr inż. Andrzej Wasniewski upr. UAN-KZ-7210-314/86;	Imię, nazwisko, uprawnienia	Zespół autorski
Sprawdzający:	mgr inż. Andrzej Wasniewski upr. UAN-KZ-7210-314/86;	Data	15.09.2015
Skala 1:500	Nr rys.: E/2	Podpis	15.09.2015

STAROSTA SĘPOLEŃSKI

Dokumentacja nr GN.6630 189 2015
była przedmiotem narady koordynacyjnej przeprowadzonej
w siedzibie WSKIN SP w Sępólnie Krajeńskim przy ul. T. Kościuszki 11
dnia 22. 10. 2015
w formie:
[X] za pomocą środków komunikacji elektronicznej Z UP STAROSTY
Przewodniczący zarządu koordynacyjnych
inż. Maria Rembelska

228342105 128.8 Sępólno Kraj., dn. 26. 10. 2015
28800
Przewodniczący zarządu koordynacyjnych
inż. Maria Rembelska

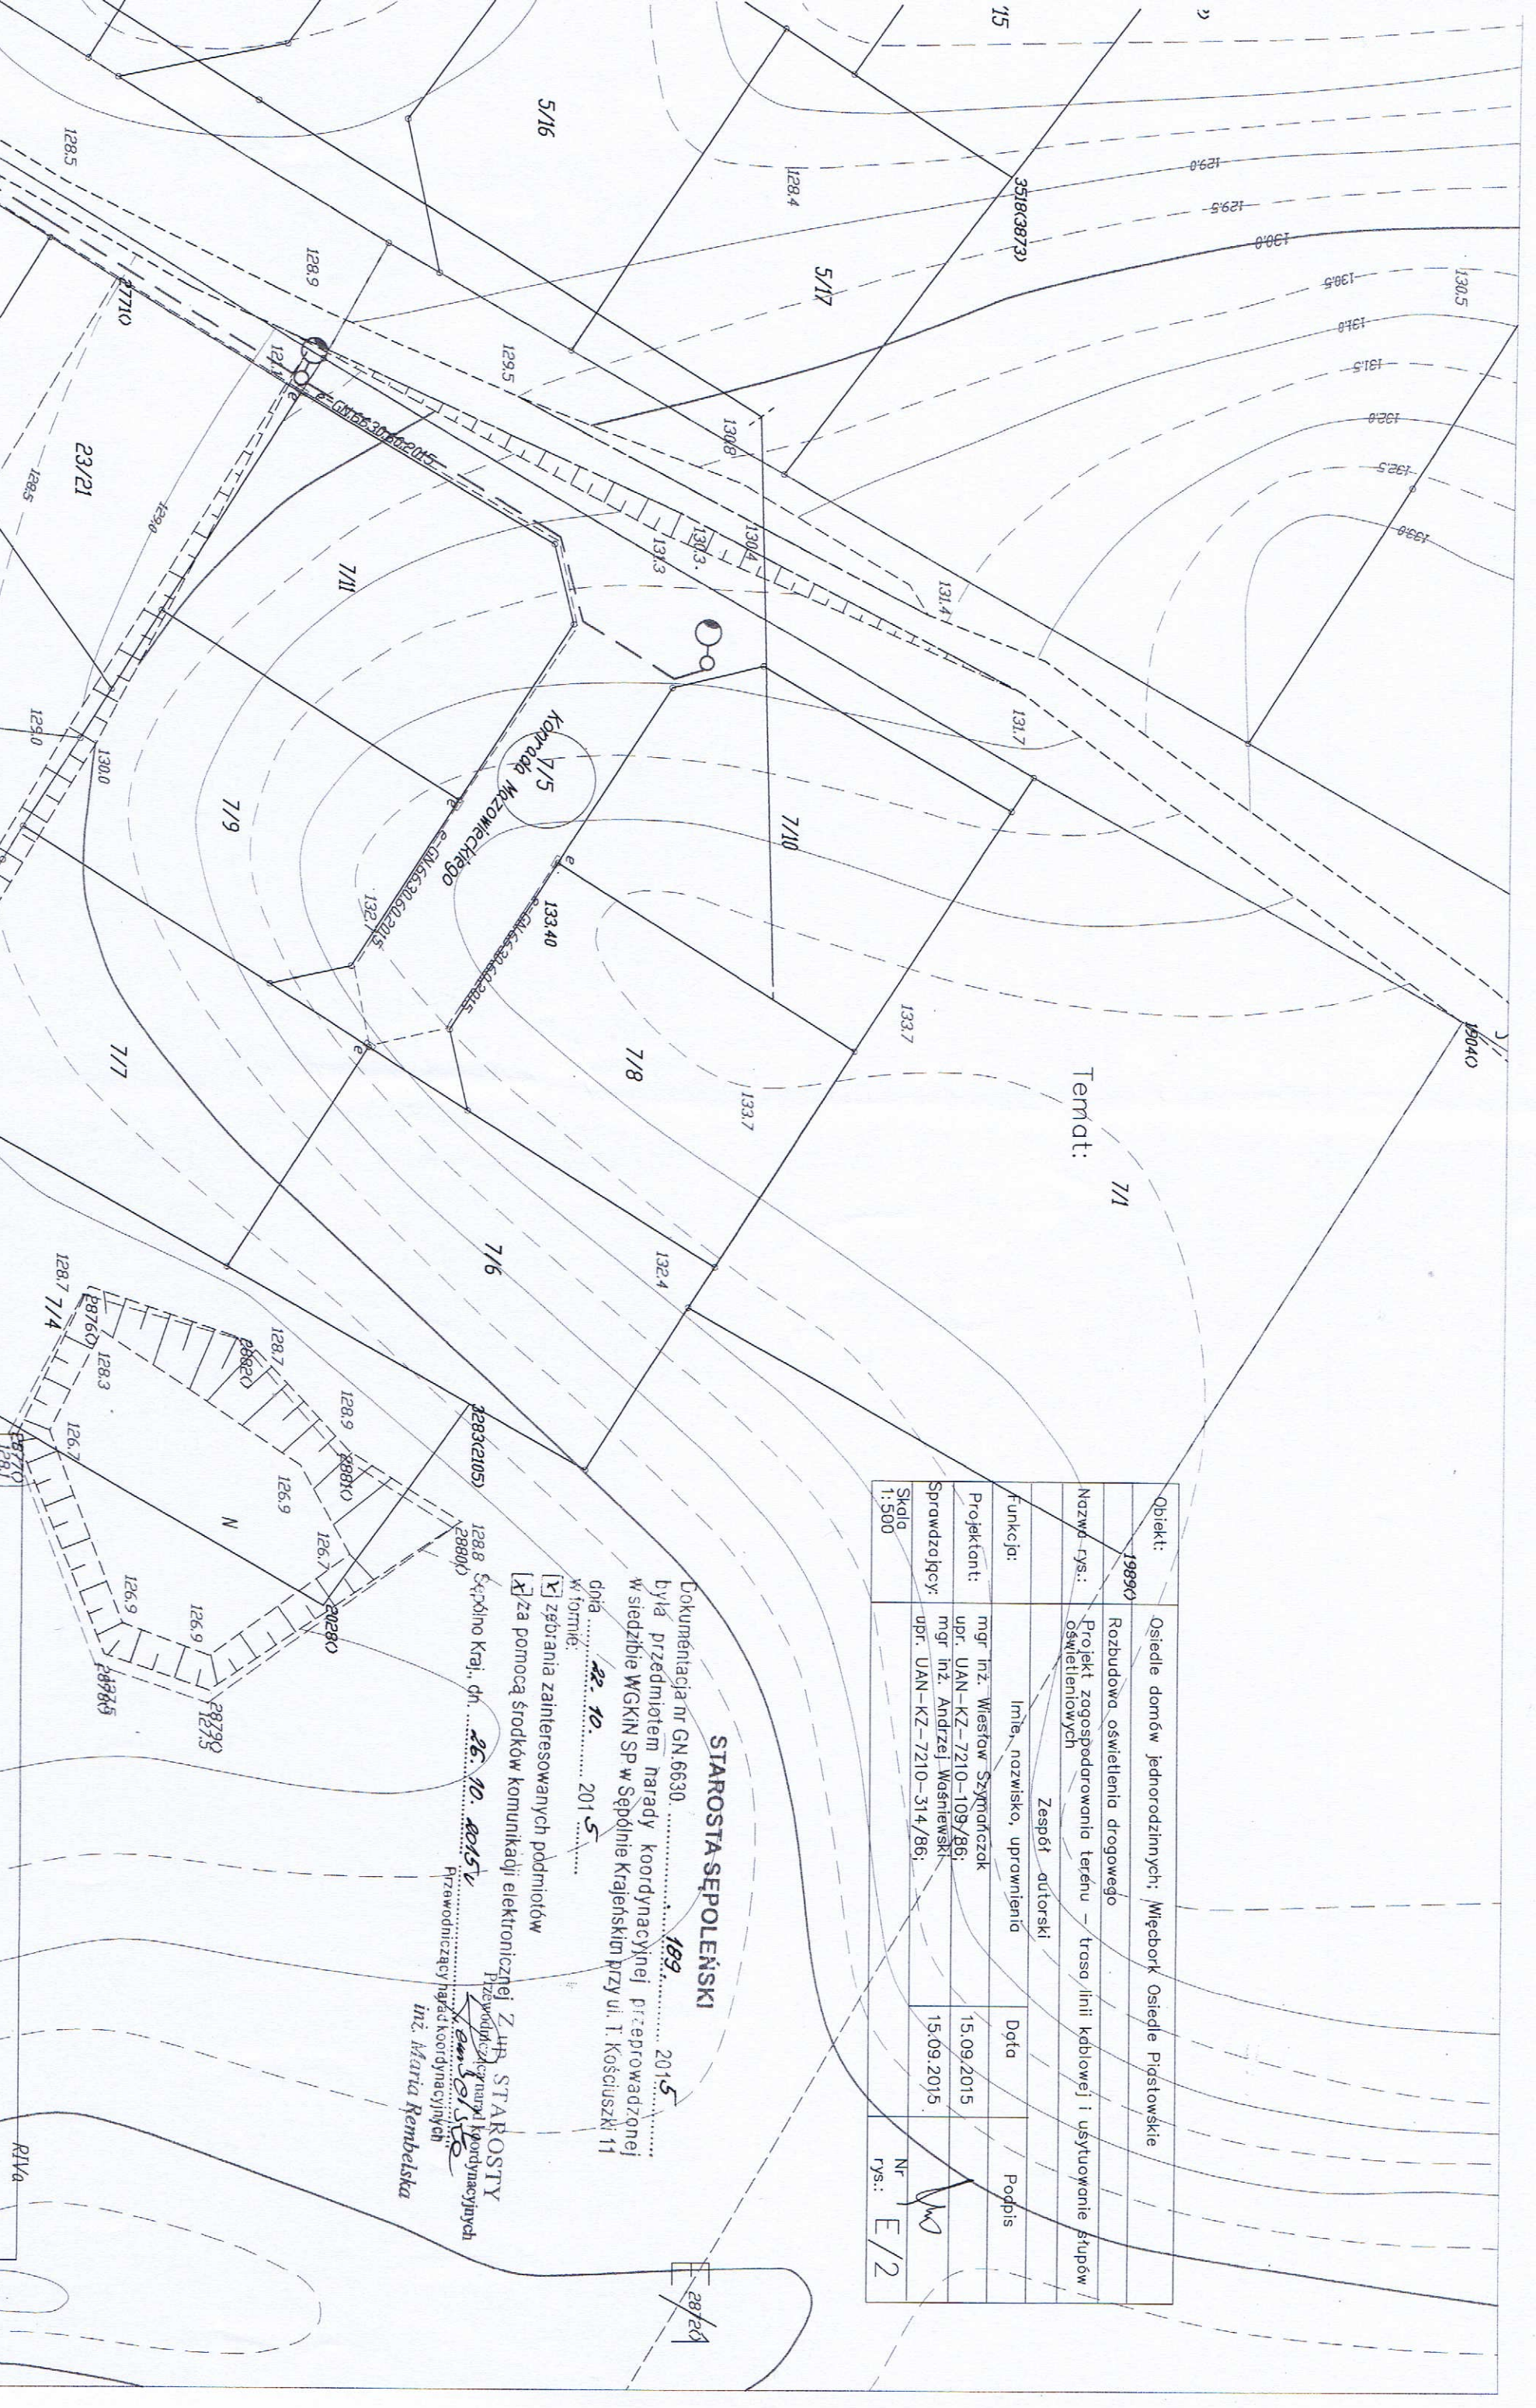

kabel n.n. projektowany YAKY 4x35
A - proj. słup oświetleniowy stalowy ocynk. H=8m
wysięgnik 1,0m; oprawa sodowa 100W
rura ochronna PCW 75 na kablu