


OZNACZENIA:
M – miska ustępowa
Um – umywalka
Wp – wpust podłogowy
Zl – zlewozmywak
Pi – pisuar

BIURO PROJEKTOWE I NADZÓR BUDOWLANY Rychnowy1b, 77-300 Człuchów tel. kom.: 663 922 034; 609 055 347; tel/fax: 597268037 e-mail: biuro@marcinbartos.pl; marcinbartos4@wp.pl; www.marcinbartos.pl		Data: 20.12. 2015 r.
SANITARNA		Skala: 1:100
Rzut parteru - instalacja kanalizacji sanitarnej		Rys. nr: S01
Nazwa inwestycji:	Zmiana zagospodarowania terenu polegającej na zmianie sposobu użytkowania wraz z rozbudową i przebudową budynku gospodarczego na klub samopomocy dla mieszkańców Gminy Więcbork oraz pomieszczenia socjalne, a także budowie parkingu oraz niezbędnej infrastruktury technicznej	
Adres:	m. Więcbork gm. Więcbork, dz. o nr. ewid. 11/1, 11/3, 12/3, 12/4, 13/3, 13/6, 13/7 oraz części działki nr 3	
Wykonął:	Branża:	Imię i nazwisko, uprawnienia budowlane:
Projektant:	Sanitarna:	mgr inż. Daniel Wiśniewski Upr.: KUP/0152/PWOS/13 do projektowania w spec. sanitarnej
Projektant:	Sanitarna:	mgr inż. Sebastian Gwary Upr.: POM/0287/PBS/15 do projektowania bez ograniczeń w spec. sanitarnej

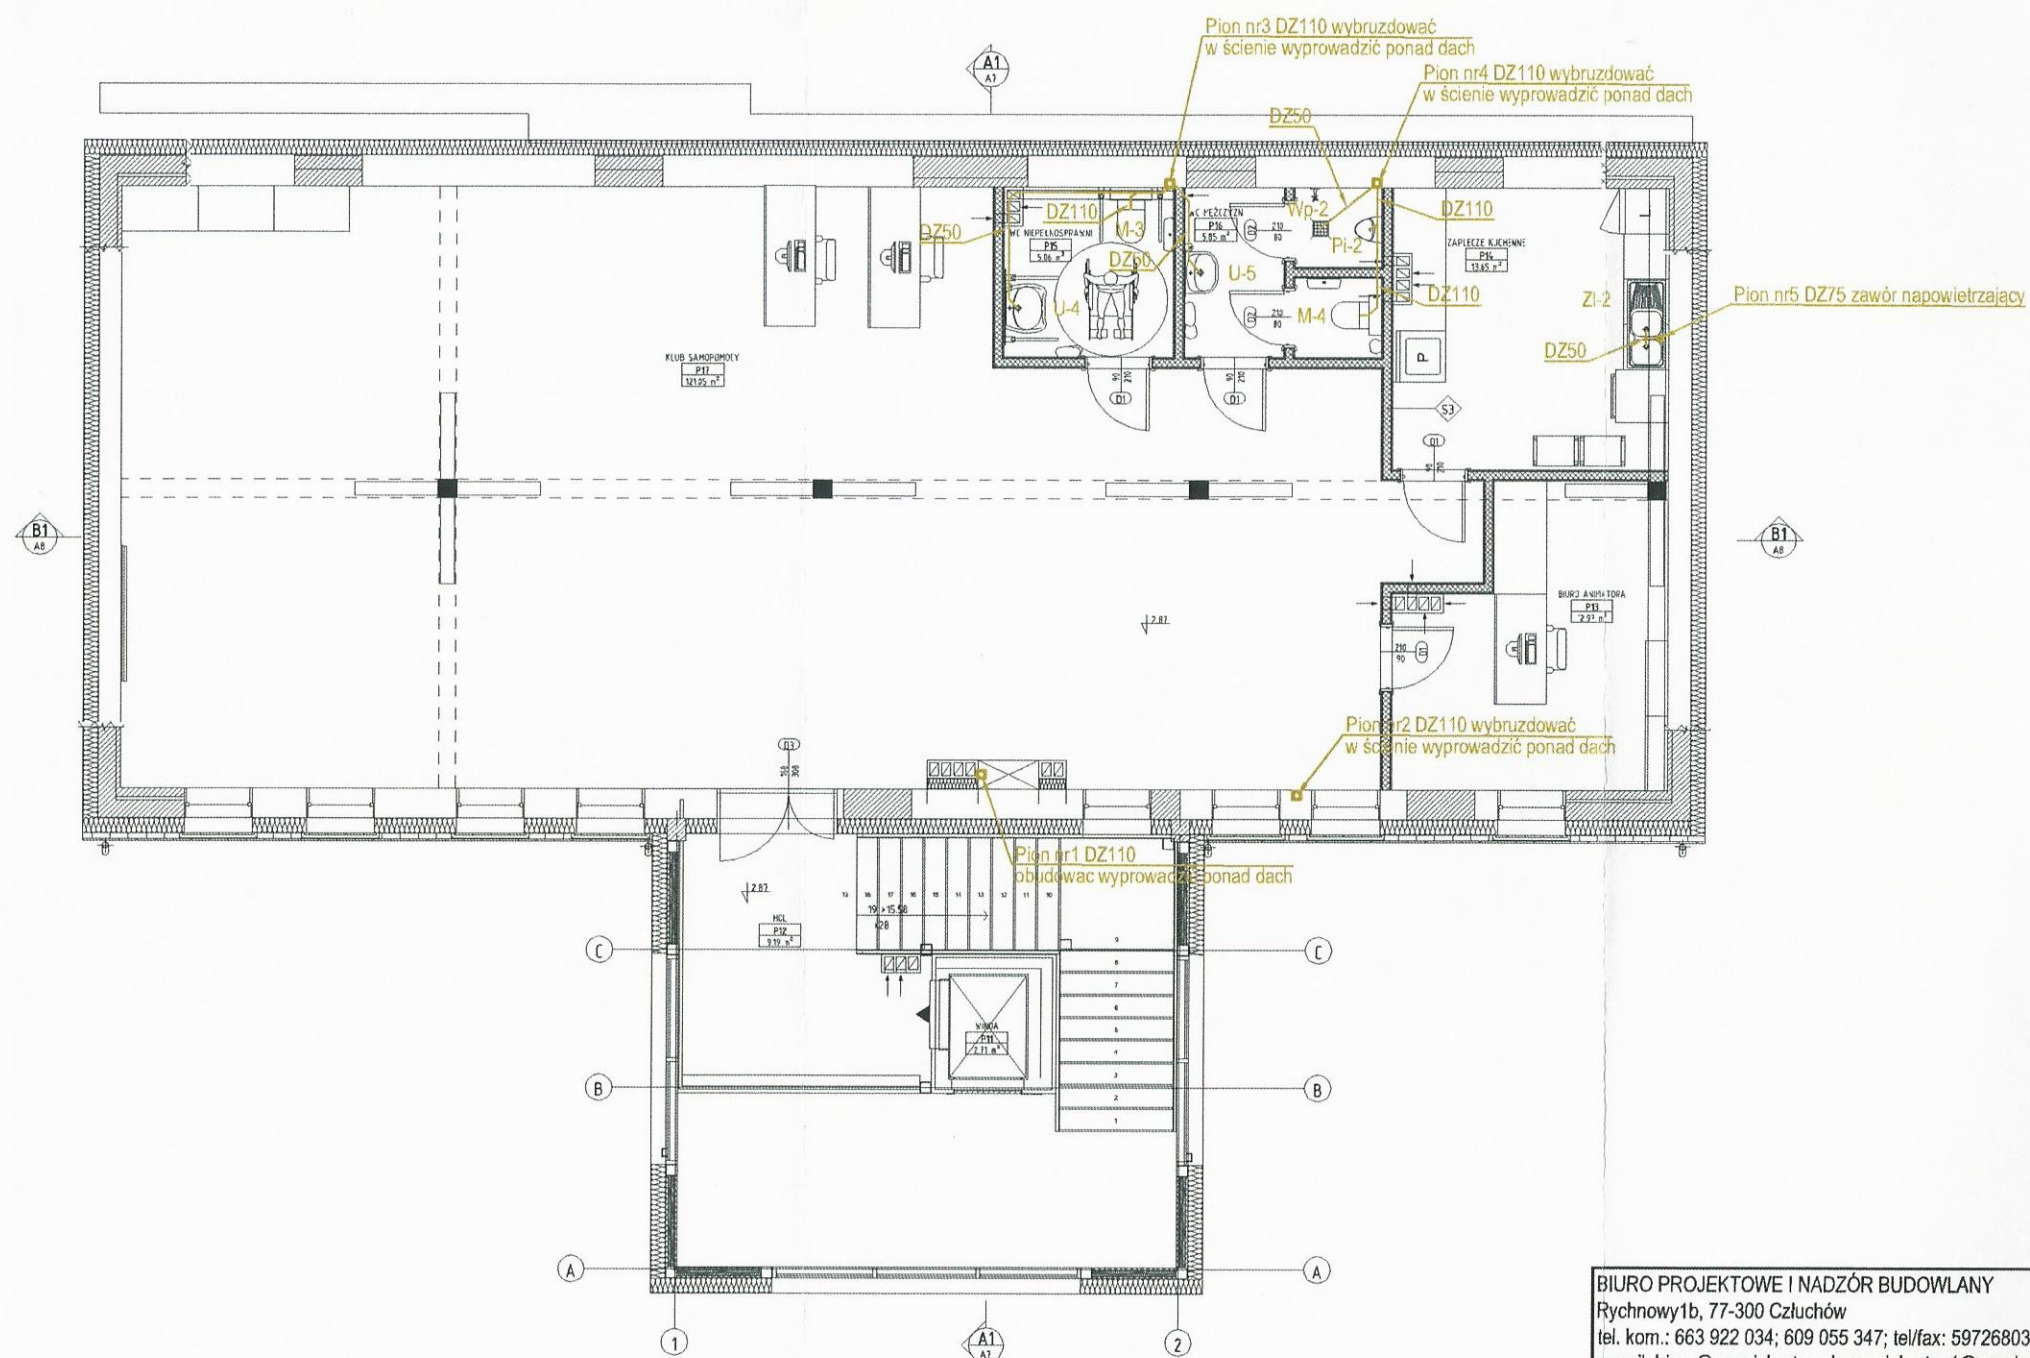

OZNACZENIA:

M – miska ustępowa
Um – umywalka
Wp – wpust podłogowy
Zl – zlewozmywak
Pi – pisuar

BIURO PROJEKTOWE I NADZÓR BUDOWLANY		Data:
Rychnowy1b, 77-300 Człuchów		20.12.
tel. kom.: 663 922 034; 609 055 347; tel/fax: 597268037		2015 r.
e-mail: biuro@marcinbartos.pl; marcinbartos4@wp.pl; www.marcinbartos.pl		
SANITARNA		Skala: 1:100 Rys. nr: S02
Temat:	Rzut piętra - instalacja kanalizacji sanitarnej	
Nazwa inwestycji:	Zmiana zagospodarowania terenu polegającej na zmianie sposobu użytkowania wraz z rozbudową i przebudową budynku gospodarczego na klub samopomocy dla mieszkańców Gminy Więcbork oraz pomieszczenia socjalne, a także budowie parkingu oraz niezbędnej infrastruktury technicznej	
Adres:	m. Więcbork gm. Więcbork, dz. o nr. ewid. 11/1, 11/3, 12/3, 12/4, 13/3, 13/6, 13/7 oraz części działki nr 3	
Wykonał:	Branża:	Imię i nazwisko, uprawnienia budowlane: Podpis:
Projektant:	Sanitarna:	mgr inż. Daniel Wiśniewski Upr.: KUP/0152/PWOS/13 do projektowania w spec. sanitarnej
Projektant:	Sanitarna:	mgr inż. Sebastian Gwary Upr.: POM/0287/PBS/15 do projektowania bez ograniczeń w spec. sanitarnej