

**PROJEKT ZAGOSPODAROWANIA TERENU
PRZEBIEG TRASY PRZEWODU KANALIZACJI DESZCZOWEJ**

INSTAL.-PROJEKT
Mariusz Kozłowski
89-400 Sępólno Kr.
ul. Broniewskiego 7

USŁUGI GEODEZYJNE
Grzegorz HYS
ul. Kosciuszki 26, 89-400 Sępólno Kr.
tel./fax 52 368-26-74, tel. 608 679 954
www.555-112-75-47


LEGENDA
Uzbrojenie istniejące

- W-110 Przewód wodociagowy Ø 110 PVC
- ks-300 Przewód kanalizacji sanitarnej Ø 300 PVC
- t Kabel telekomunikacyjny
- eNN Kabel energetyczny

Uzbrojenie projektowane

- Ø 160PP Przykanalik Ø 160 PP-SN10 do wpustu ulicznego
- Ø 250PP Przewód kanalizacji deszczowej Ø 250 PP-SN10 i Ø 315 PP-SN10

GRODZKA
Grzegorz Hys
589 9 15166

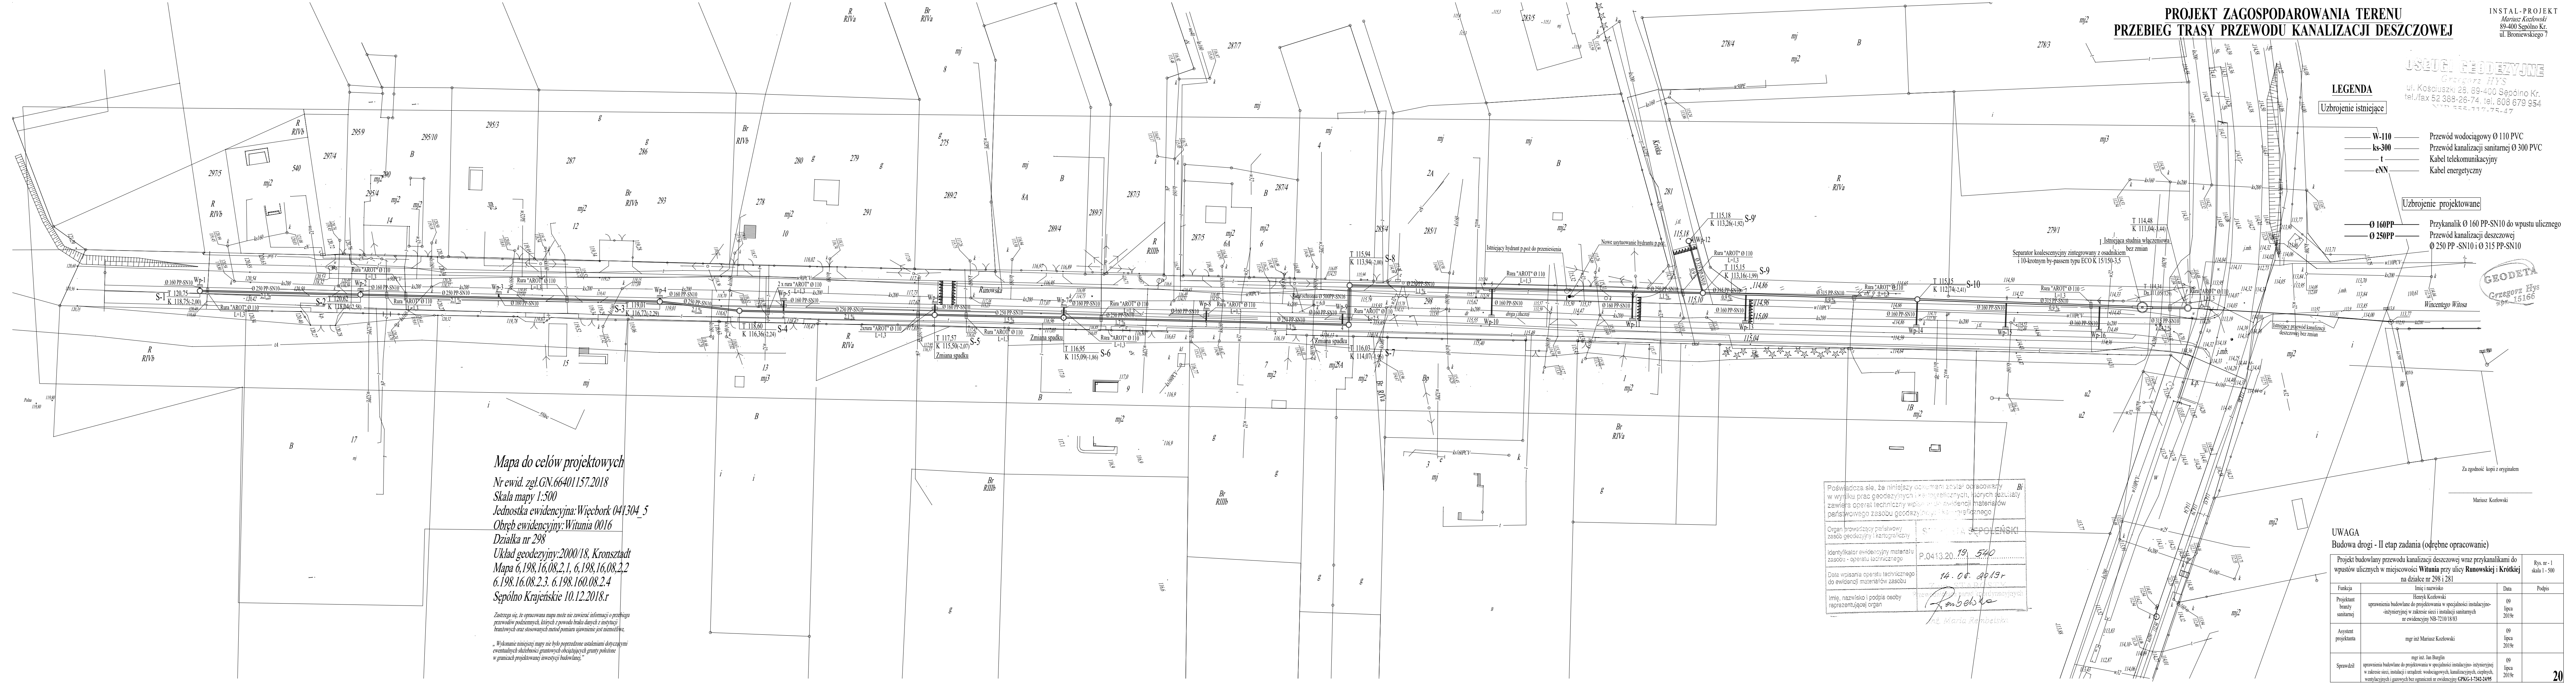

Mapa do celów projektowych
Nr ewid. zgl.GN.66401157.2018
Skala mapy 1:500
Jednostka ewidencyjna: Węcbork 041304_5
Obręb ewidencyjny: Witunia 0016
Działka nr 298
Układ geodezyjny: 2000/18, Kronsztadt
Mapa 6.198.16.08.2.1, 6.198.16.08.2.2
6.198.16.08.2.3, 6.198.16.08.2.4
Sępólno Krajeńskie 10.12.2018.r

Zastrzegam się, że opracowana mapa może nie zawierać informacji o przebiegu przewodów podziemnych, których z powodu braku danych z instalacji branżowych oraz stosowanych metod pomiaru ujawnienie jest niemożliwe.
Wskazanie niniejszej mapy nie było poprzedzone ustaleniami dotyczącymi ewentualnych skłóceń granicznych w okolicy granicy polskiej w granicach projektowanej inwestycji budowlanej.

Posiadać się, że niniejszy dokument został opracowany w wyniku prac geodezyjnych i kartograficznych, których rezultaty zawiera operat techniczny wpisany w ewidencji materiałów geodezyjnych i kartograficznych	Bi
Organ prowadzący państwowy zasób geodezyjny i kartograficzny	SPRZĄDZA SĘPOLSKI
Identyfikator ewidencyjny materiału zasobu - operatu technicznego	P.0413.20.19.540
Data wpisania operatu technicznego do ewidencji materiałów zasobu	14.08.2019r
Imię, nazwisko i podpis osoby reprezentującej organ	mgr inż. Maria Rembetska

UWAGA
Budowa drogi - II etap zadania (odrębne opracowanie)

Projekt budowlany przewodu kanalizacji deszczowej wraz przykanalikiem do wpuśc ulicznych w miejscowości Witunia przy ulicy Runowskiej i Krótkiej na działce nr 298 i 281				Rys. nr - 1 skala 1:500
Funkcja	Imię i nazwisko	Data	Podpis	
Projektant branży sanitarnej	Henryk Kozłowski uprawnienia budowlane do projektowania w specjalności instalacyjno-inżynierijnej w zakresie sieci i instalacji sanitarnych nr ewidencyjny NB-721018/83	09 lipca 2019r		
Asyent projektanta	mgr inż. Mariusz Kozłowski	09 lipca 2019r		
Sprawił	mgr inż. Jan Barglin uprawnienia budowlane do projektowania w specjalności instalacyjno-inżynierijnej w zakresie sieci, instalacji i urządzeń wodociagowych, kanalizacyjnych, ciepłych, wentylacyjnych i gazowych bez ograniczeń nr ewidencyjny GPKG-1742-24/95	09 lipca 2019r		